


**ПРОЕКТ ПЛАНИРОВКИ ТЕРРИТОРИИ ДЛЯ СТРОИТЕЛЬСТВА ОБЪЕКТА ООО "РИТЭК"**  
 "Техническое перевооружение системы электроснабжения электросетевого оборудования от ПС "Н.Быковца" до отпайки ВЛ-10 кВ ПС "Кошки" на МНС "Апальковская"  
 в границах сельского поселения Нямня Быковца муниципального района Кошкинский Самарской области



**СХЕМА РАСПОЛОЖЕНИЯ ЛИСТОВ**

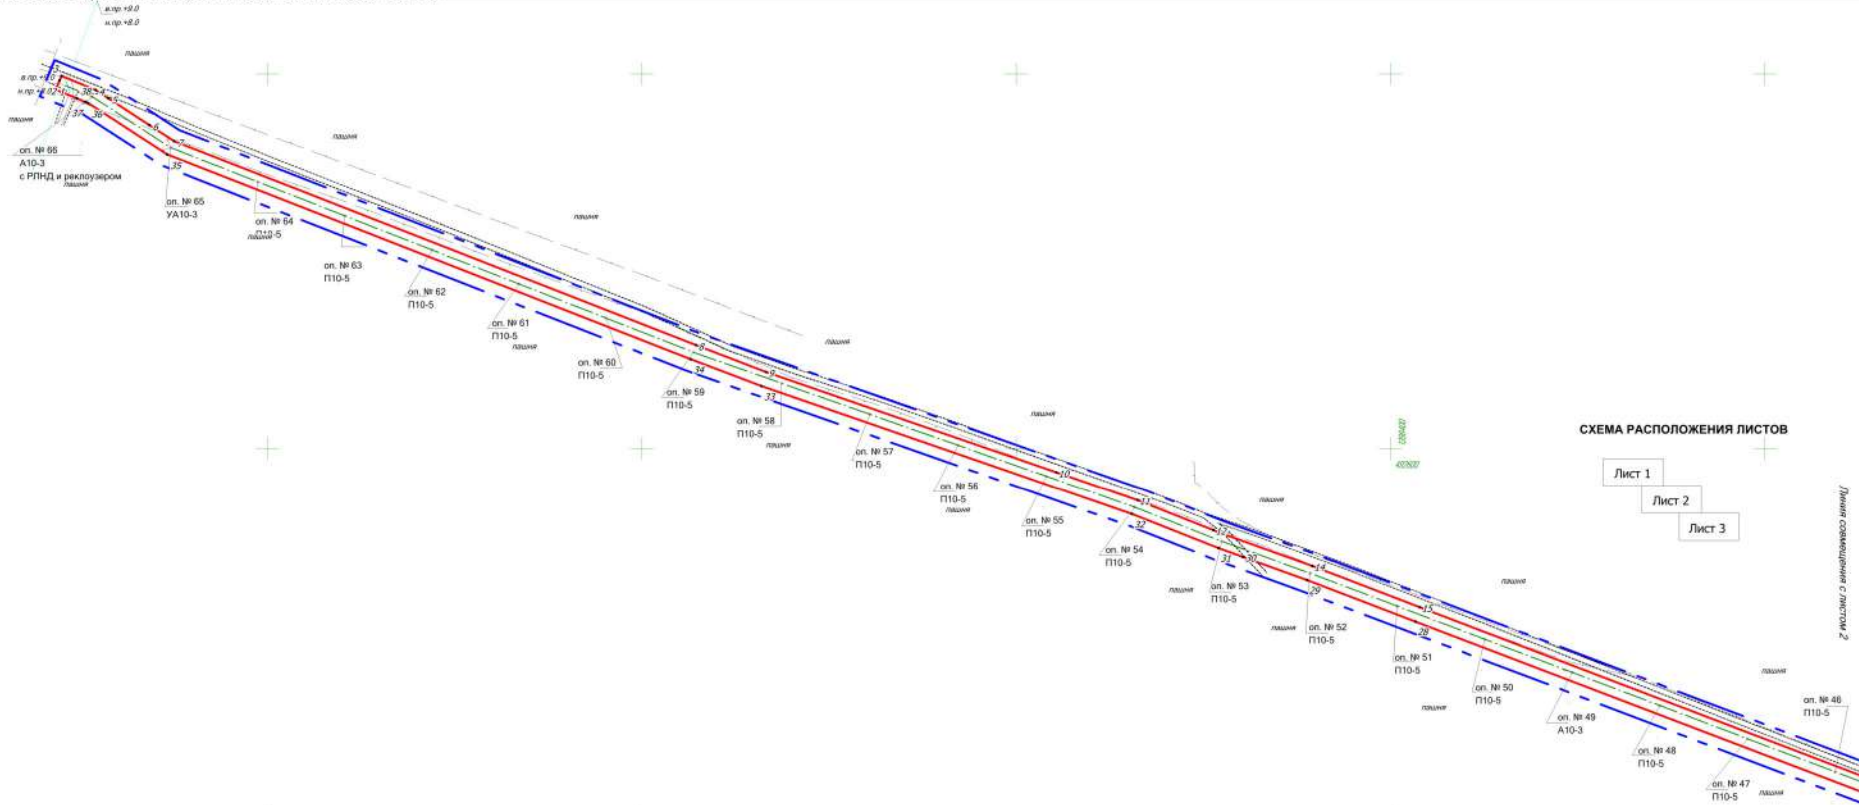

**Условные обозначения:**

- Границы территории, в отношении которой осуществляется подготовка проекта планировки
- Границы зон планируемого размещения линейных объектов
- Поворотная точка границы зон планируемого размещения линейных объектов

**Проектируемые коммуникации**


- 10 кВ - Проектируемая ВЛ 10 кВ
- 3 ф - Проектируемая ВЛ 3 ф
- Существующие коммуникации**
- - Трубопроводы подземные
- - Кабели связи подземные
- 10 кВ - Воздушные линии электропередач высокого напряжения
- 3 ф - Грунтовые дороги, проезды
- А - Дороги асфальтированные

**Примечание:**


- \* Границы зон планируемого размещения линейных объектов, подлежащих реконструкции, в связи с изменением их местоположения отсутствуют
  - \* Объекты социально-культурного и коммунально-бытового значения и прочие объекты капитального строительства отсутствуют
  - \* Объекты федерального, регионального, местного значения отсутствуют
  - \* Линейные объекты, подлежащие переносу и переустройству отсутствуют
- Примечание:**
- \* Чертеж красных линий не разрабатывается, т.е. существующие, устанавливаемые и отменяемые красные линии отсутствуют
  - Согласно ч.II ст.1 ГрК РФ от 12.04.2004г. № 190-ФЗ красные линии устанавливаются для территорий общего пользования. Образование территорий общего пользования проектом не предусматривается
- Примечание:**
- \* Перечень координат характерных точек границы зон планируемого размещения линейных объектов приведен в текстовой части проекта

<b>ООО "РИТЭК"</b>			
Изм	Лист	№ докумнт	Подпись
		Прощалякина Е.В.	
Исполнит:	Директор Ховрин Н.А.		
		Дата	

Проект планировки территории для строительства объекта ООО "РИТЭК" "Техническое перевооружение системы электроснабжения электросетевого оборудования от ПС "Н.Быковца" до отпайки ВЛ-10 кВ ПС "Кошки" на МНС "Апальковская" в границах сельского поселения Нямня Быковца муниципального района Кошкинский Самарской области			
<b>Раздел 1. Проект планировки территории. Графическая часть</b>		Стадия	Лист
		ПП	1
Чертеж границ зон планируемого размещения линейных объектов. М 1:2000		Листов	3
		ООО "Средневолжская землеустроительная компания" г. Самара	

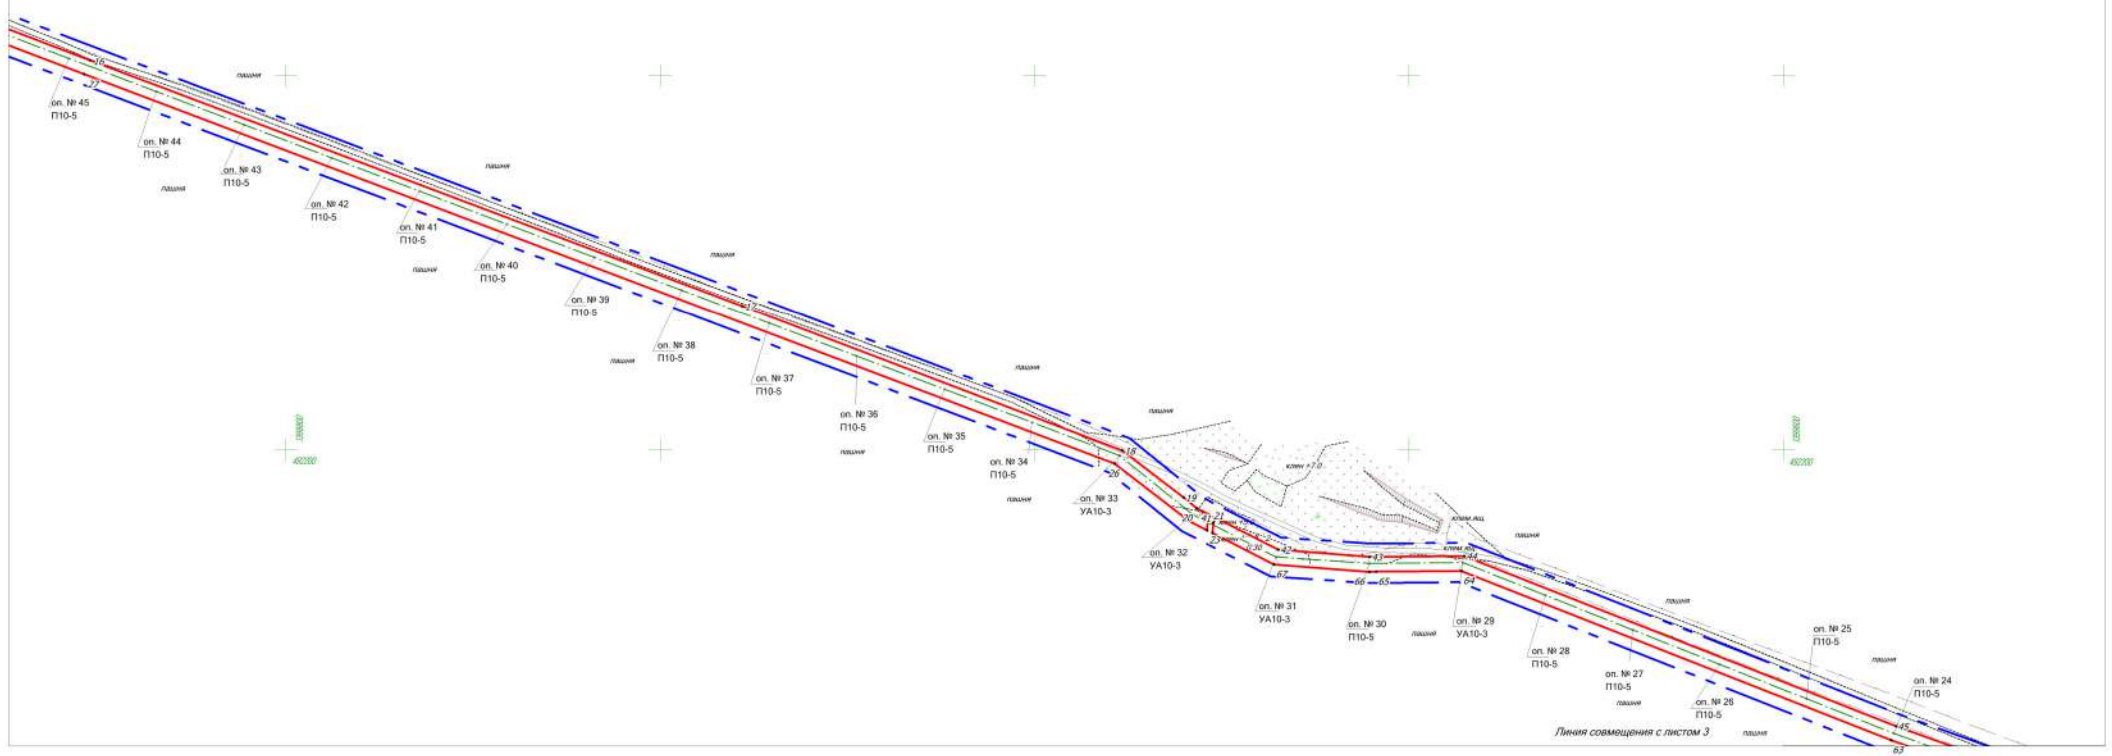

					Чертеж границ зон планируемого размещения линейных объектов. М 1:2000	Лист
Изм	Лист	№ документа	Подпись	Дата		2

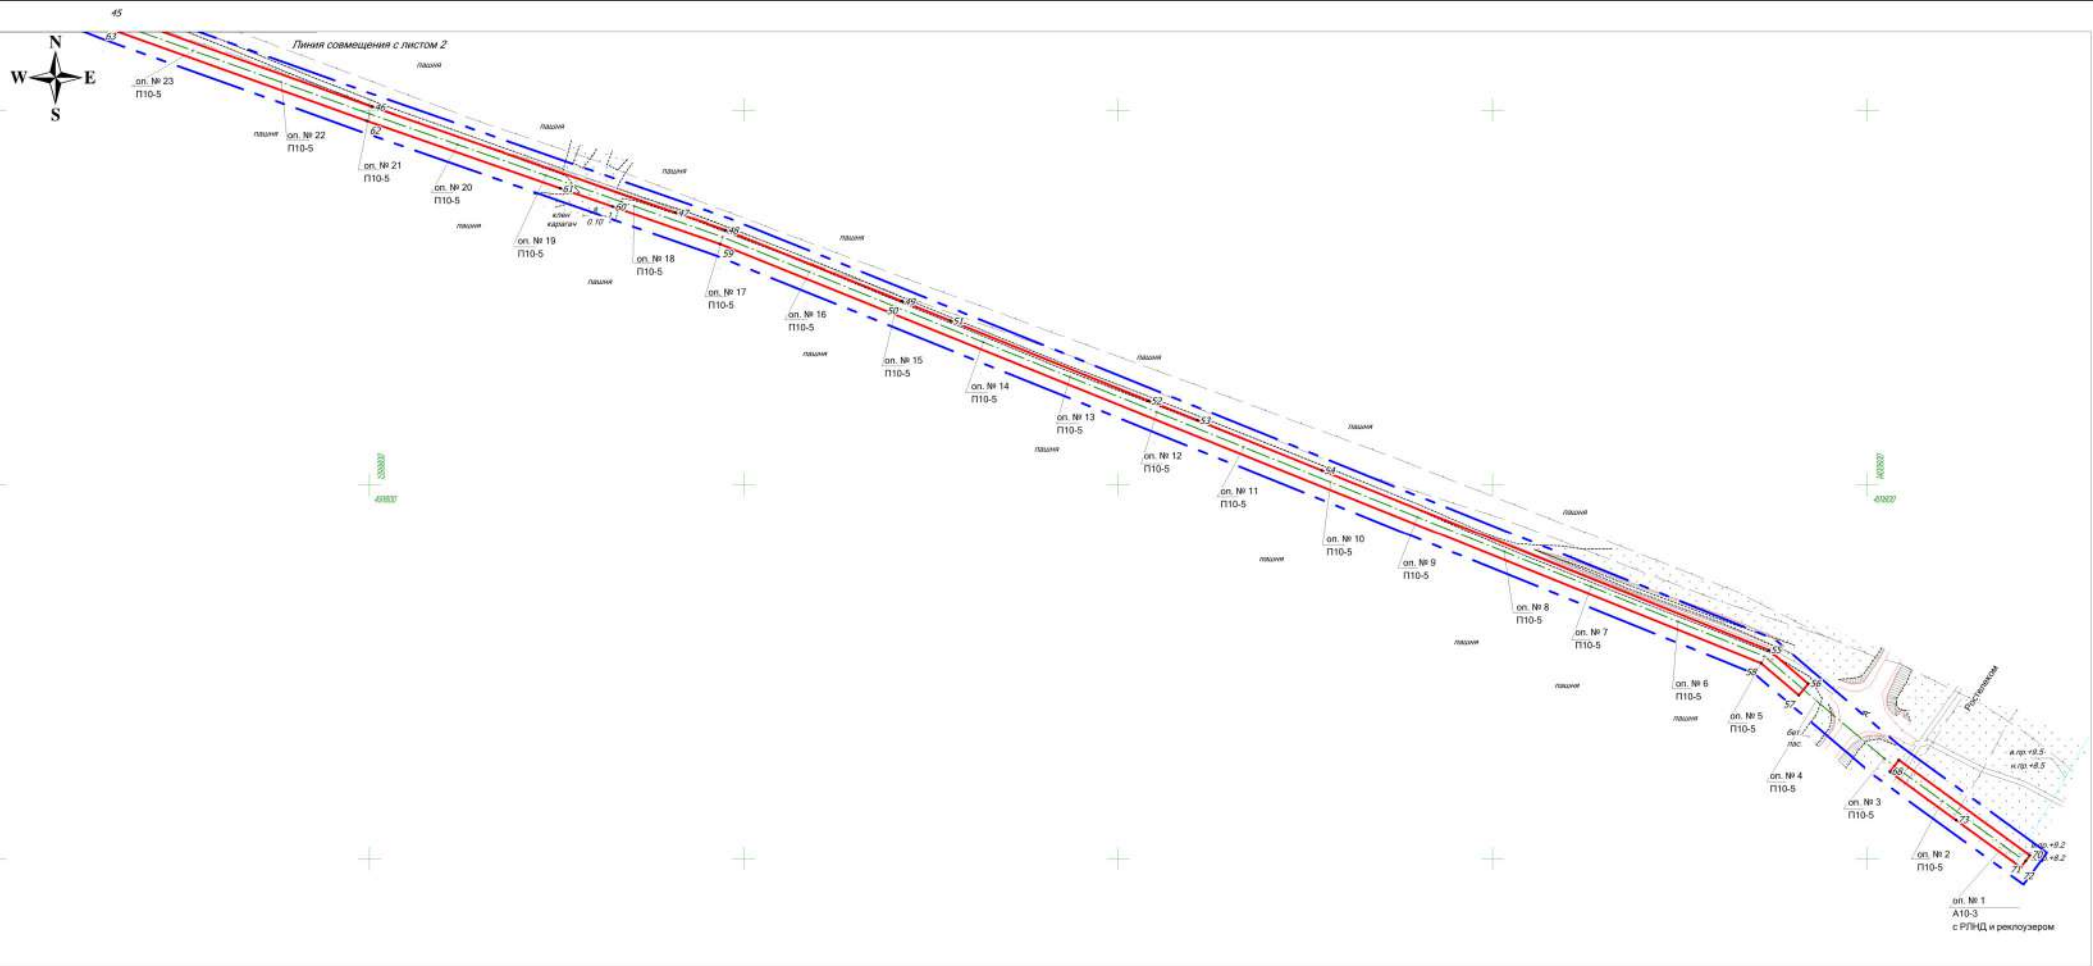

Изм.	Лист	№ документа	Подпись	Дата

Чертеж границ зон планируемого размещения линейных объектов.  
М 1:2000